


scala 1:100



AMPLIAMENTO CENTRALE DI STERILIZZAZIONE PRESIDIO DI  
PESARO, LAVORI DI COMPLETAMENTO CLIMATIZZAZIONE  
PADIGLIONE “F”, MANUTENZIONE BLOCCO OPERATORIO  
PRESIDIO CENTRO, CENTRALIZZAZIONE ATTIVITÀ  
PREPARAZIONI GALENICHE PRESIDIO MURAGLIA

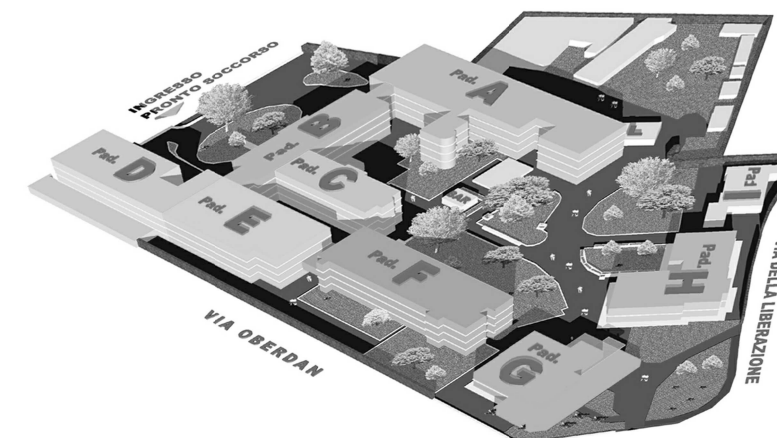

Riferimento  
Progetto 131 RM/A\_154  
Codice Intervento 110.110901.H.131

**RUP** Ing. Paolo Sorcinelli  
Ing. Filippo Casicci

 
DIREZIONE LAVORI E CSE



Lungotevere delle Navi, 19 - 00196 - ROMA  
Tel. 0636010314 - e-mail [main@studiosperi.it](mailto:main@studiosperi.it)



Direttore operativo  
ing. Marcello Pediconi



Via Frana n°26 - 63066 Grottole (AR)  
Tel. 0735/73731 e-mail: [gare@ascani.com](mailto:gare@ascani.com)  
[pec@ascaniimpianti.costruzioni@pec.it](mailto:pec@ascaniimpianti.costruzioni@pec.it)

## AS BUILT

Categoria documento		ELABORATI ARCHITETTONICI		Scala 1:100		Codice intervento		Codice elaborato	
Titolo <b>CENTRALE STERILIZZAZIONE</b>  <b>PAD "A" - PIANO SEMINTERRATO</b>  <b>PIANTA</b>						<b>H131</b>		<b>B-AR101</b>	
						Data di emissione <b>Settembre 2015</b>			
						Commessa Sperti <b>C502</b>		Commessa T.IM <b>560</b>	
Nome file									
Rev.	Data	Descrizione				Redatto	Controllato		Approvato
		revisione							

SPAZIO PER APPROVAZIONI DI LEGGE