


AS BUILT : Pianta AERAUICO CANALI DI RIPRESA

scala 1:100

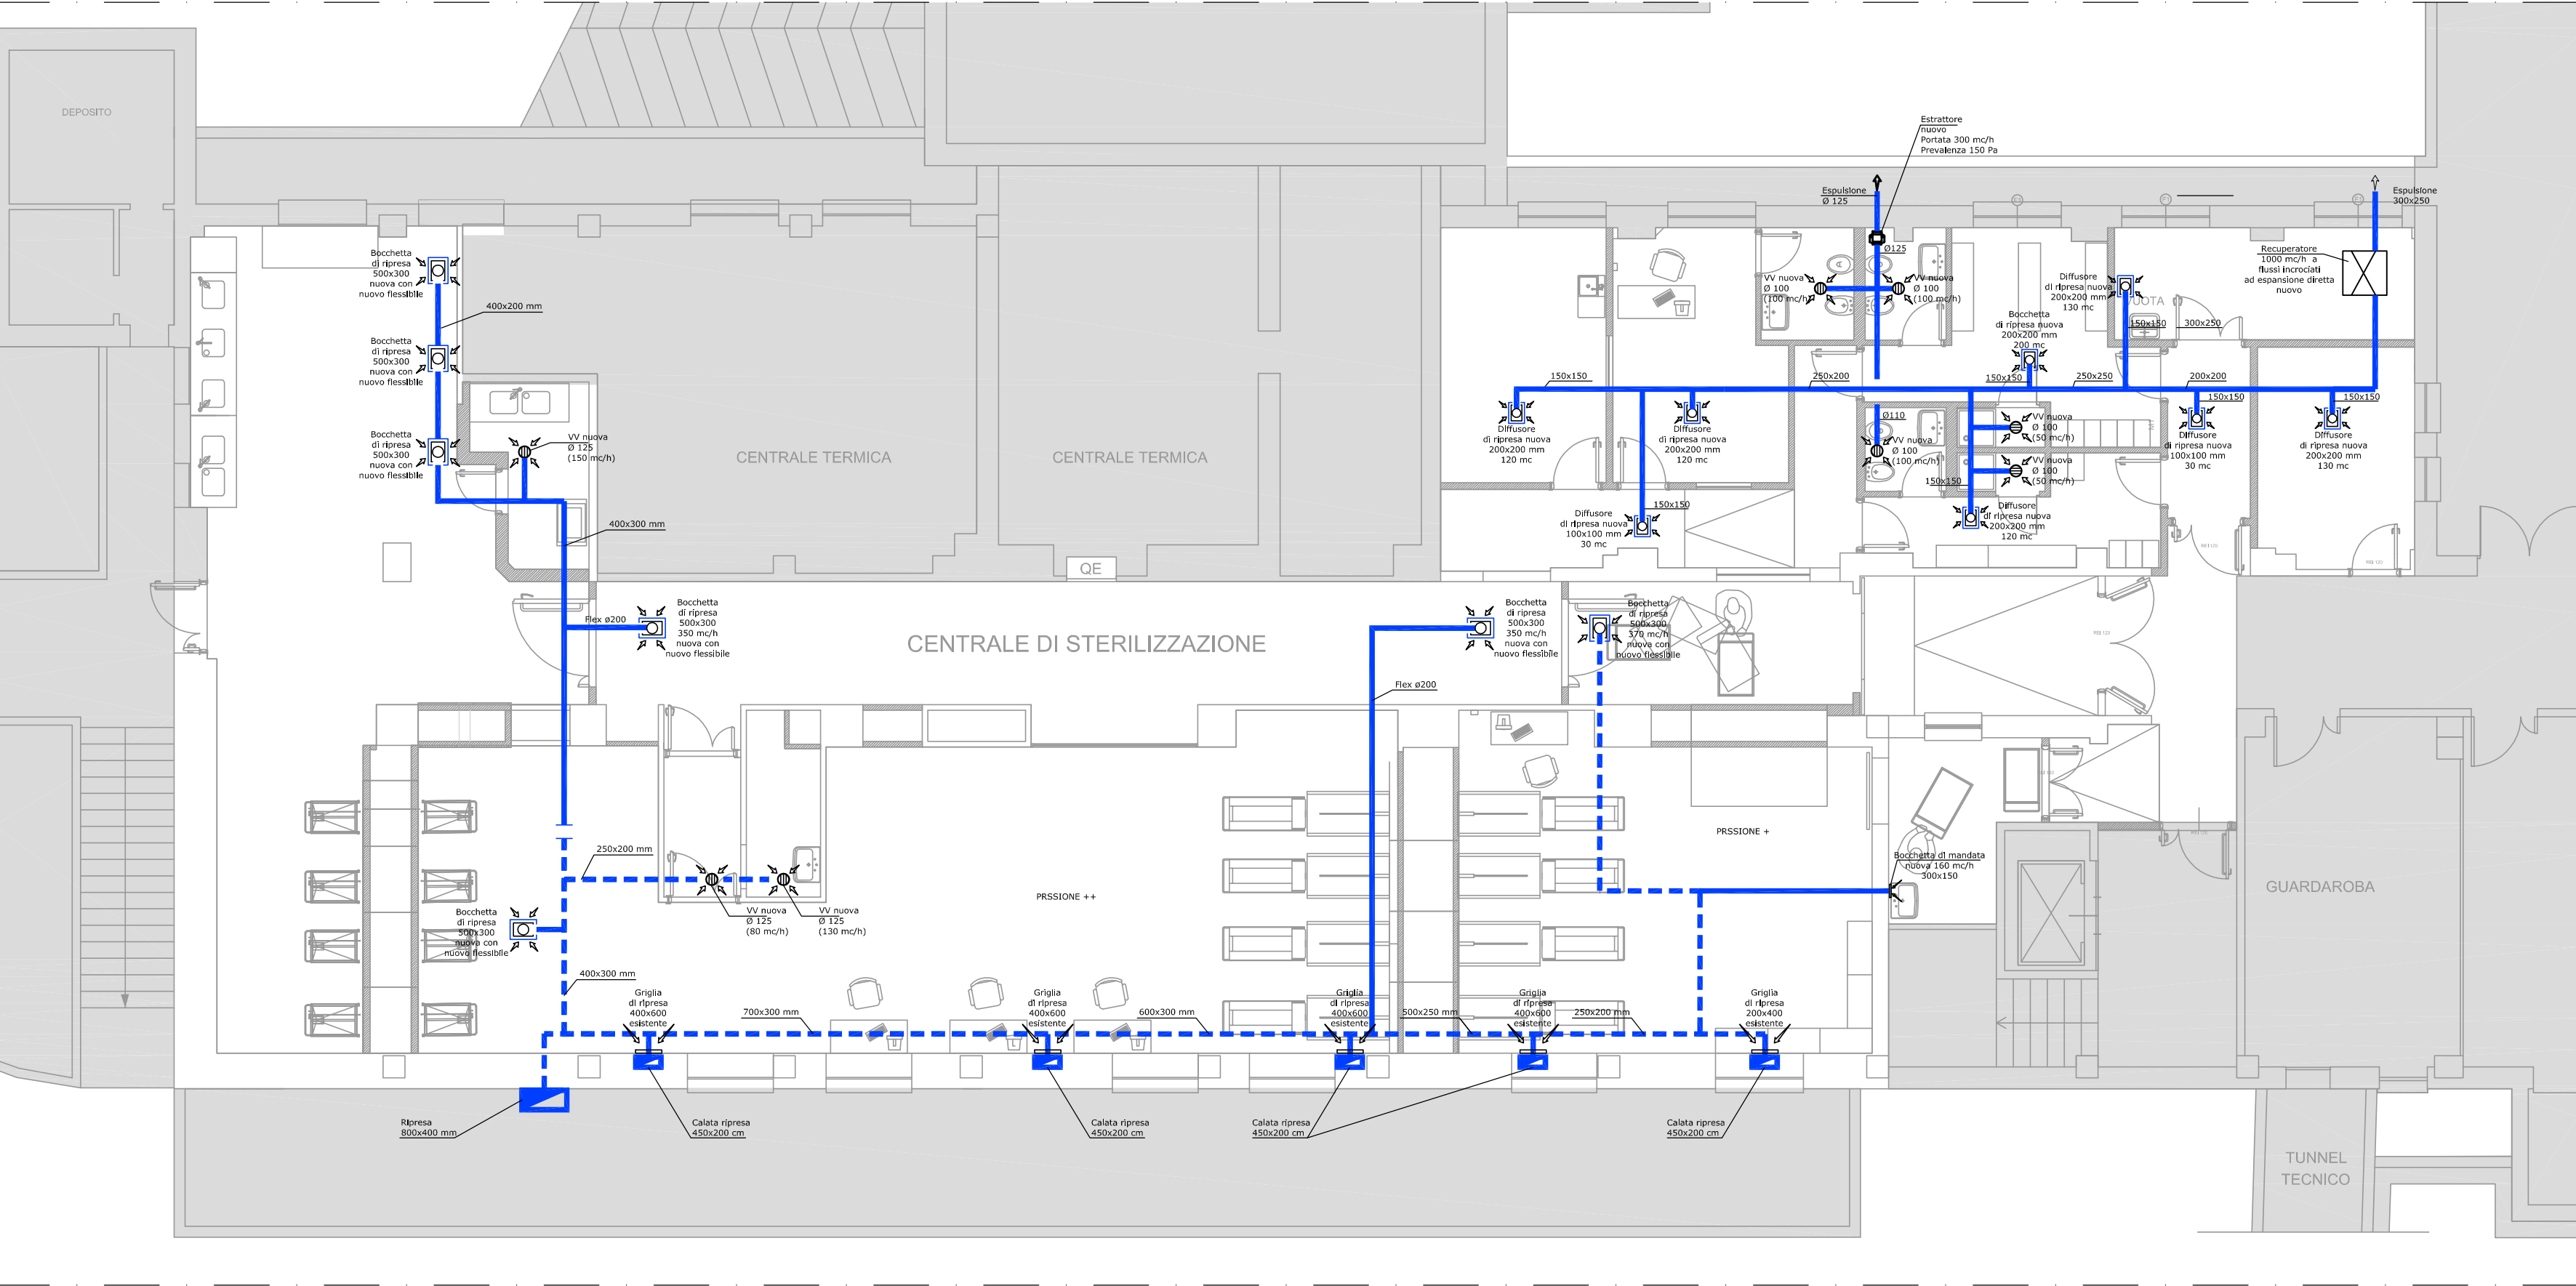


LEGENDA

- CANALE DI RIPRESA REALIZZATO IN APPALTO
- CANALE DI RIPRESA ESISTENTE
- BOCCHETTA / DIFFUSORE DI RIPRESA
- VALVOLA DI VENTILAZIONE



Azienda Ospedaliera
Ospedali Riuniti Marche Nord

AMPLIAMENTO CENTRALE DI STERILIZZAZIONE PRESIDIO DI PESARO, LAVORI DI COMPLETAMENTO CLIMATIZZAZIONE PADIGLIONE “F”, MANUTENZIONE BLOCCO OPERATORIO PRESIDIO CENTRO, CENTRALIZZAZIONE ATTIVITÀ PREPARAZIONI GALENICHE PRESIDIO MURAGLIA

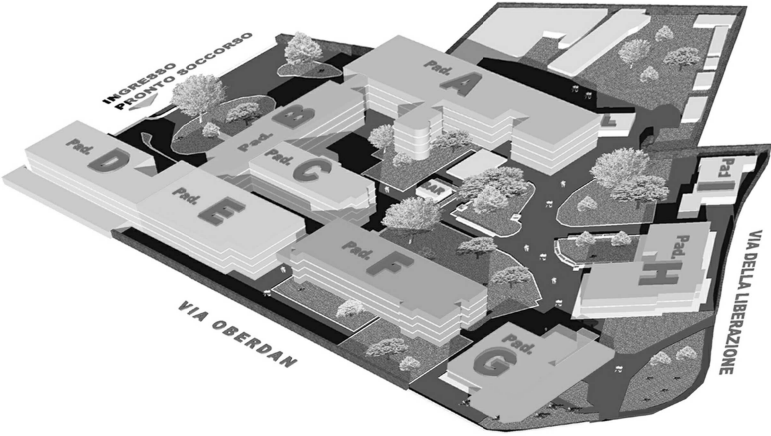

Riferimento
Progetto 131 RM/A_154
Codice Intervento 110.110901.H.131

RUP Ing. Paolo Sorcinelli
Ing. Filippo Casicci

DIREZIONE LAVORI E CSE

STUDIO SPERI
SOCIETÀ DI INGEGNERIA
Lungotevere delle Navi, 19 - 00196 - ROMA
Tel. 0636010314 - e-mail main@studiosperiti.it

Direttore dei lavori
ing. Giorgio Lupoi

timprogetti
Società di ingegneria
Via G. Pierluigi da Palestina, 55 - 00193 - ROMA
Tel. 063225409 - e-mail info@timprogetti.com

Direttore operativo
ing. Marcello Pediconi

Ascani
IMPIANTI E COSTRUZIONI S.R.L. Ditta appaltatrice
Via Frana n°26 - 63066 Grottomare (AP)
Tel.0735/737311 e-mail grottomare@ascani.com
pec:ascani.impianti.costruzioni@pec.it

AS BUILT

Categoria documento		Scala	Codice intervento	Codice elaborato
		1:100	H131	B-IC102
Titolo		Data di emissione		
CENTRALE STERILIZZAZIONE		Settembre 2015		
		Commissa Sperti		Commissa T.IM
		C502		560
		Nome file		
Rev.	Data	Descrizione	Redatto	Controllato
		revisione		

SPAZIO PER APPROVAZIONI DI LEGGE