


AS BUILT : PIANTA IMPIANTI ILLUMINAZIONE

scala 1:100

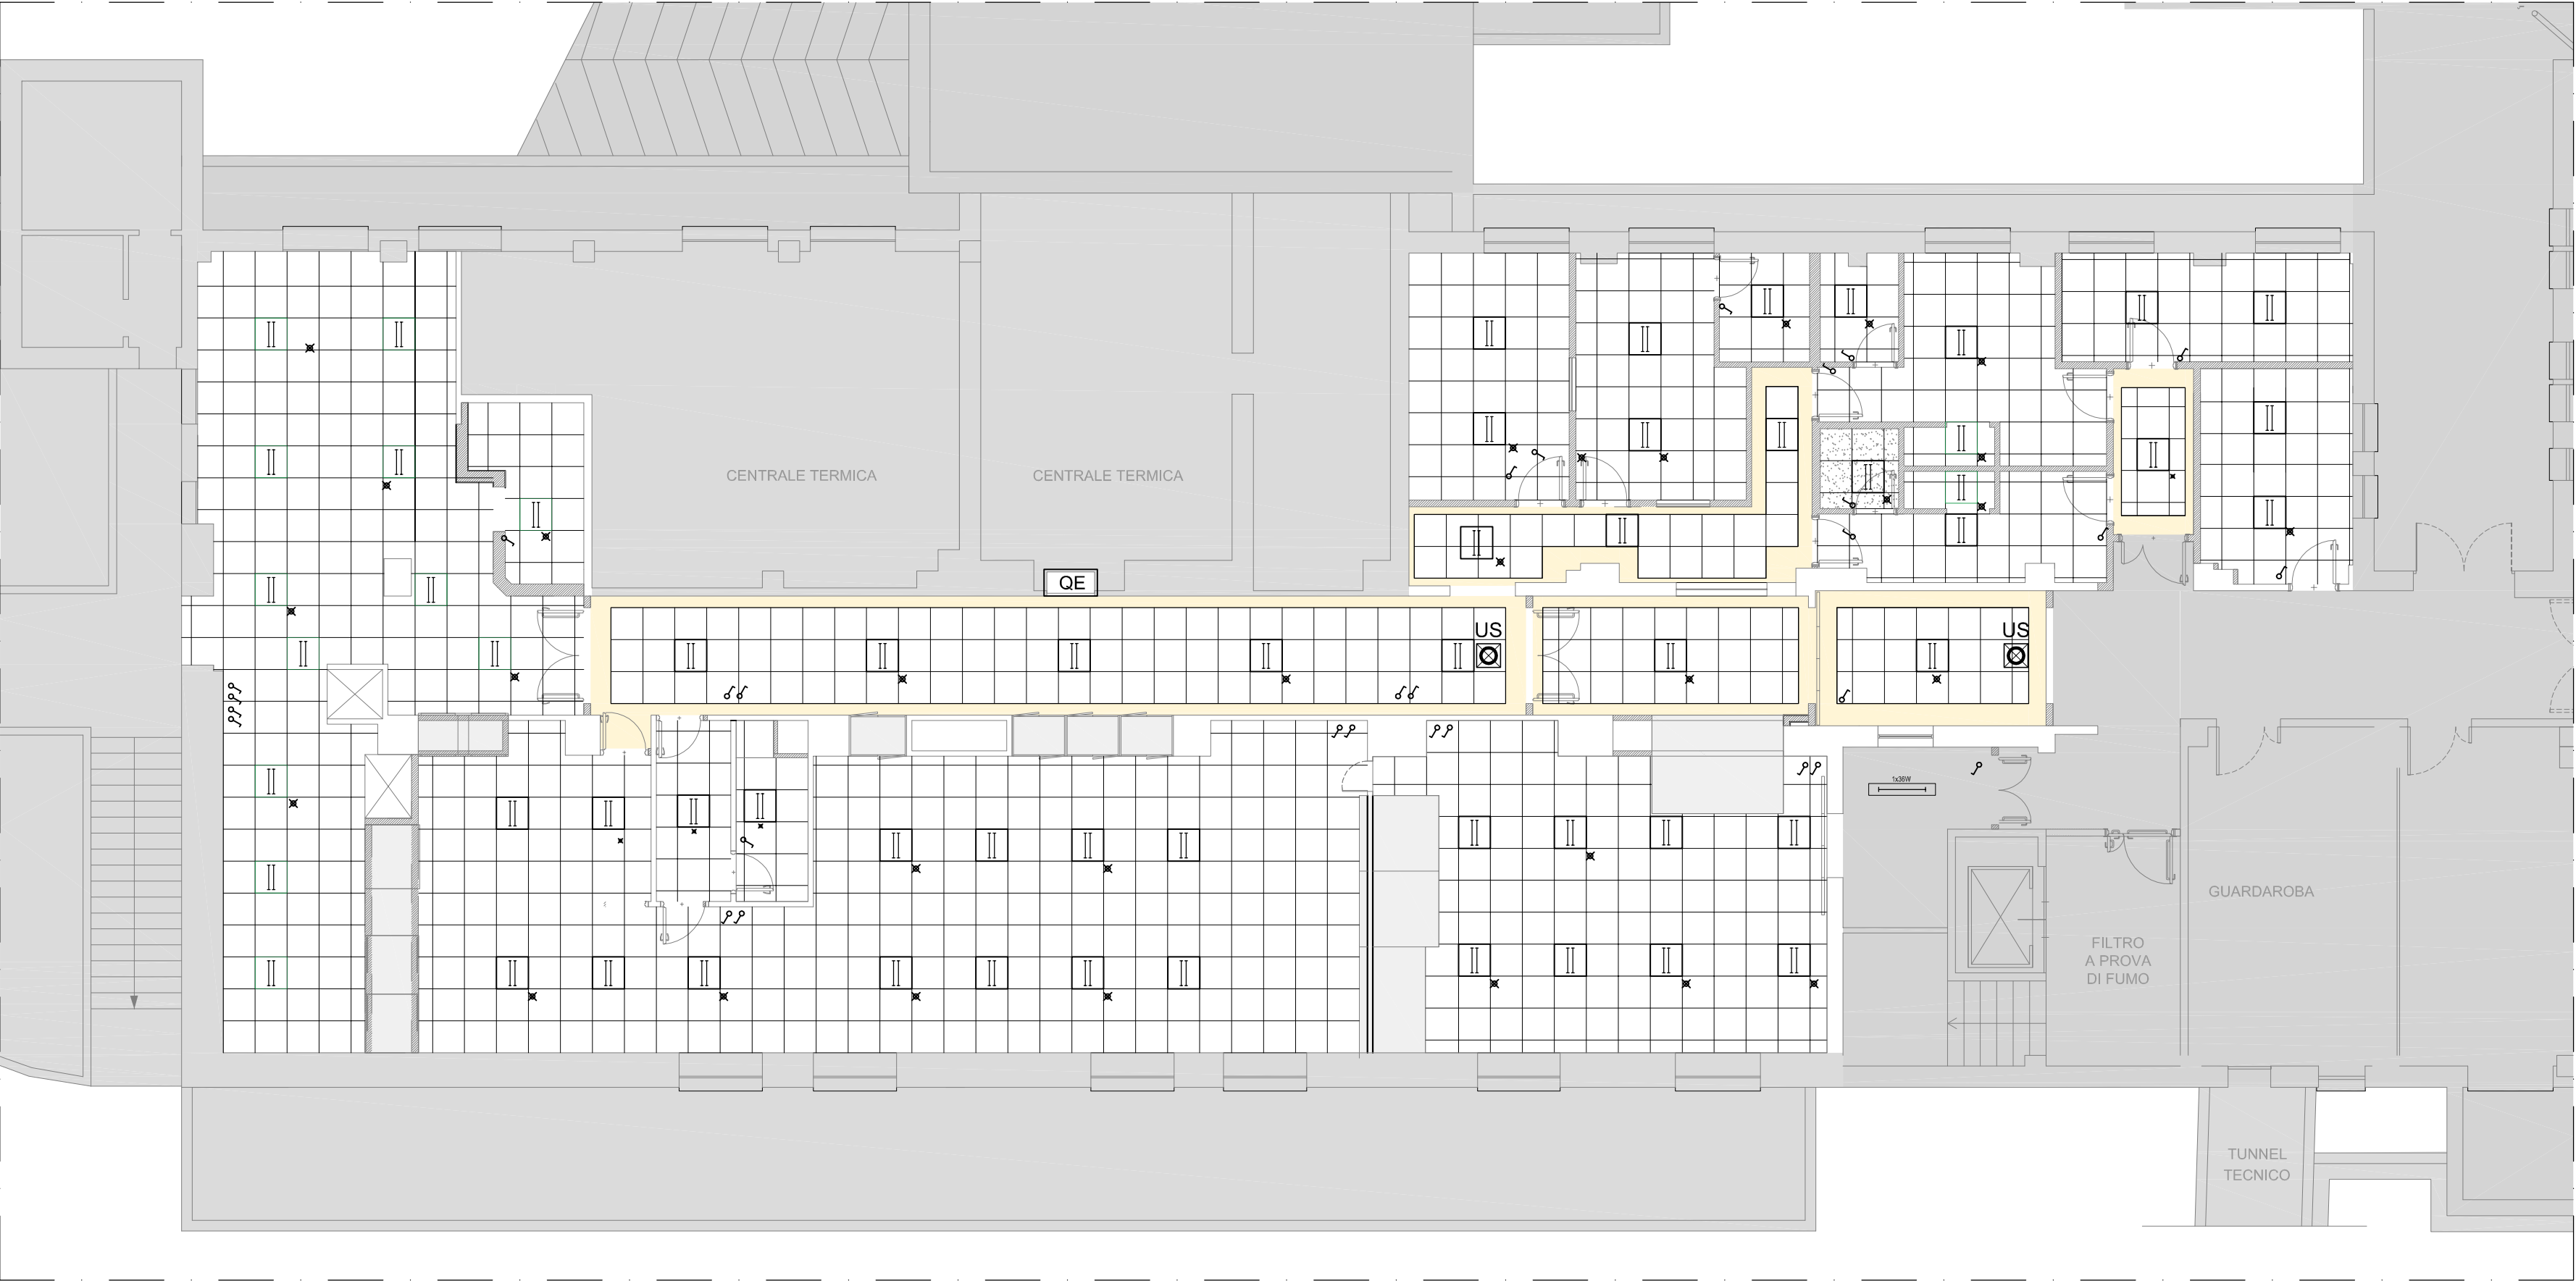


- LEGENDA**
- Lampade IP65
  - Lampade @@@



Azienda Ospedaliera  
Ospedali Riuniti Marche Nord


AMPLIAMENTO CENTRALE DI STERILIZZAZIONE PRESIDIO DI PESARO, LAVORI DI COMPLETAMENTO CLIMATIZZAZIONE PADIGLIONE “F”, MANUTENZIONE BLOCCO OPERATORIO PRESIDIO CENTRO, CENTRALIZZAZIONE ATTIVITÀ PREPARAZIONI GALENICHE PRESIDIO MURAGLIA

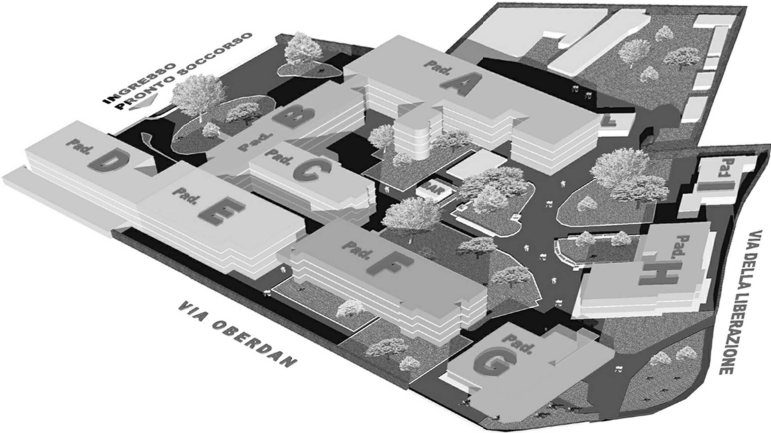

Riferimento  
Progetto 131 RM/A\_154  
Codice Intervento 110.110901.H.131

RUP Ing. Paolo Sorcinelli  
Ing. Filippo Casicci

DIREZIONE LAVORI E CSE

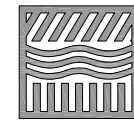

**STUDIO SPERI**  
SOCIETÀ DI INGEGNERIA  
Direttore dei lavori  
ing. Giorgio Lupoi



**timprogetti**  
Società di ingegneria  
Direttore operativo  
ing. Marcello Pediconi



**Ascani**  
Ditta appaltatrice  
Via Frana n°26 - 63066 Grottomare (AP)  
Tel.0735/73731 e-mail: grottomare@ascani.com  
pec: ascani.impianti.costruzioni@pec.it

AS BUILT

Categoria documento			Scala		Codice intervento	Codice elaborato
ELABORATI IMPIANTO ELETTRICO			1:100		H131	B-IE102
Titolo			CENTRALE STERILIZZAZIONE		Data di emissione	
			PAD "A" - PIANO SEMINTERRATO		Settembre 2015	
			PLANIMETRIA IMPIANTI ILLUMINAZIONE		Commessa Speri C502	Commessa T.IM 560
Nome file			Redatto	Controllato	Approvato	
Rev.	Data	Descrizione				
		revisione				

SPAZIO PER APPROVAZIONI DI LEGGE